


PLANTA BAIXA
ILUMINAÇÃO E ÁREAS DE LAZER
ESCALA 1:500

- CONJUNTO PORTE DE ILUMINAÇÃO E LIXEIRA
- CONJUNTO ÁREA DE LAZER BANCOS
- PARKLETS EXISTENTES
- BANCOS COM FLOREIRA - COBERTURA

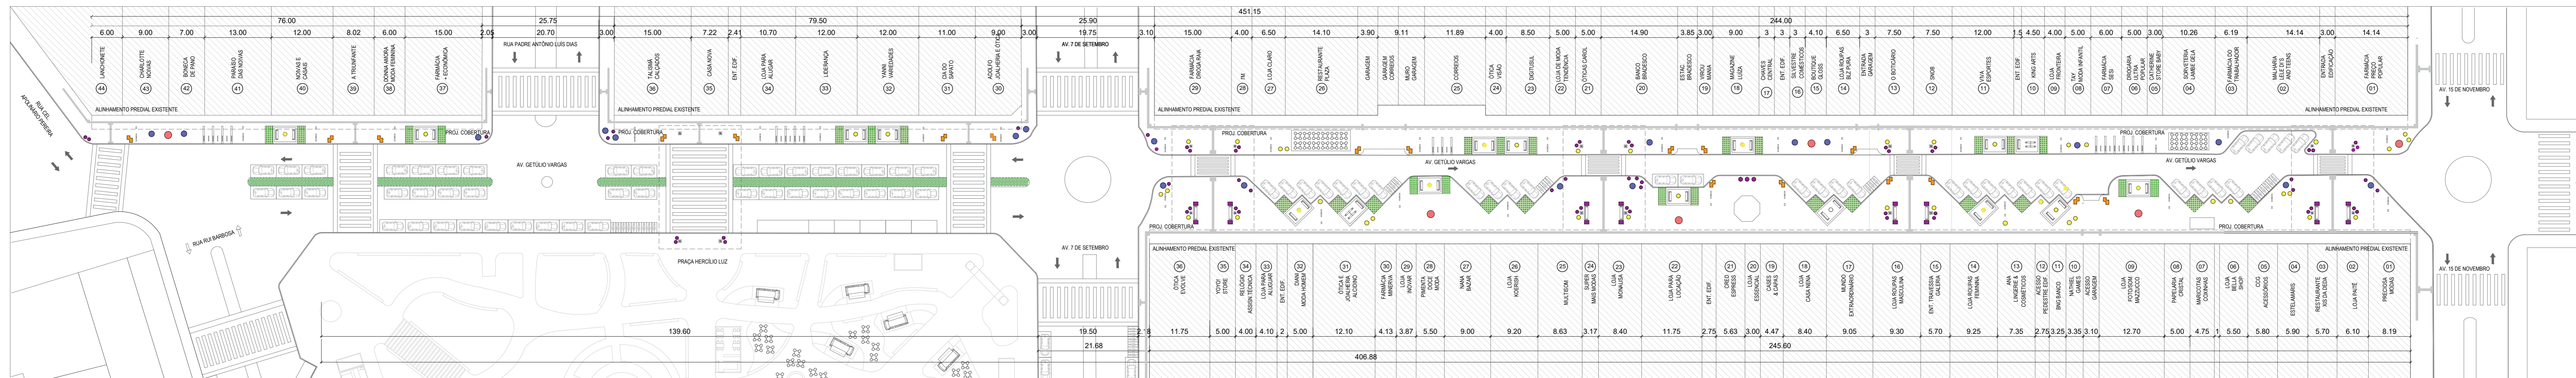

PLANTA BAIXA
PAISAGISMO
ESCALA 1:500

DESCRIÇÃO	1) CANTEIRO COM GRAMA ÁRVORE GRANDE PORTE	2) VASO GRANDE ÁRVORE GRANDE PORTE	3) VASO GRANDE ÁRVORE MÉDIO PORTE	4) VASO MÉDIO FLOREIRA	5) VASO PEQUENO FLOREIRA	6) VASO DUPLO QUADRADO FLOREIRA
VISTA						
REPRESENTAÇÃO						

B	PROJETO EXECUTIVO - APROVADO	25/08/2021	RENATA	ROSMAR	AMANDA
A	PROJETO EXECUTIVO - PARA COMENTÁRIOS	05/08/2021	RENATA	ROSMAR	AMANDA
REV	DESCRIÇÃO	DATA	PROJETO	APROVAÇÃO	DESENHO

CONTRATADA

RS SUL
RUA BARÃO DO GRAVALTA 710 - SALA 301 | POA | RS
ARO. RENATA SCHÖNING DOS SANTOS - CAU RS 89957-7

CLIENTE

PREFEITURA MUNICIPAL DE ARARANGUÁ

OBRA

REVITALIZAÇÃO CALÇADÃO ARARANGUÁ

ASSUNTO

IMPLANTAÇÃO GERAL - ILUMINAÇÃO, ÁREAS DE LAZER E PAISAGISMO

RESP. TÉCNICO

ARO. RENATA SCHÖNING DOS SANTOS - CAU RS 89957-7

ESCALA

1:500

FOLHA

06/13